
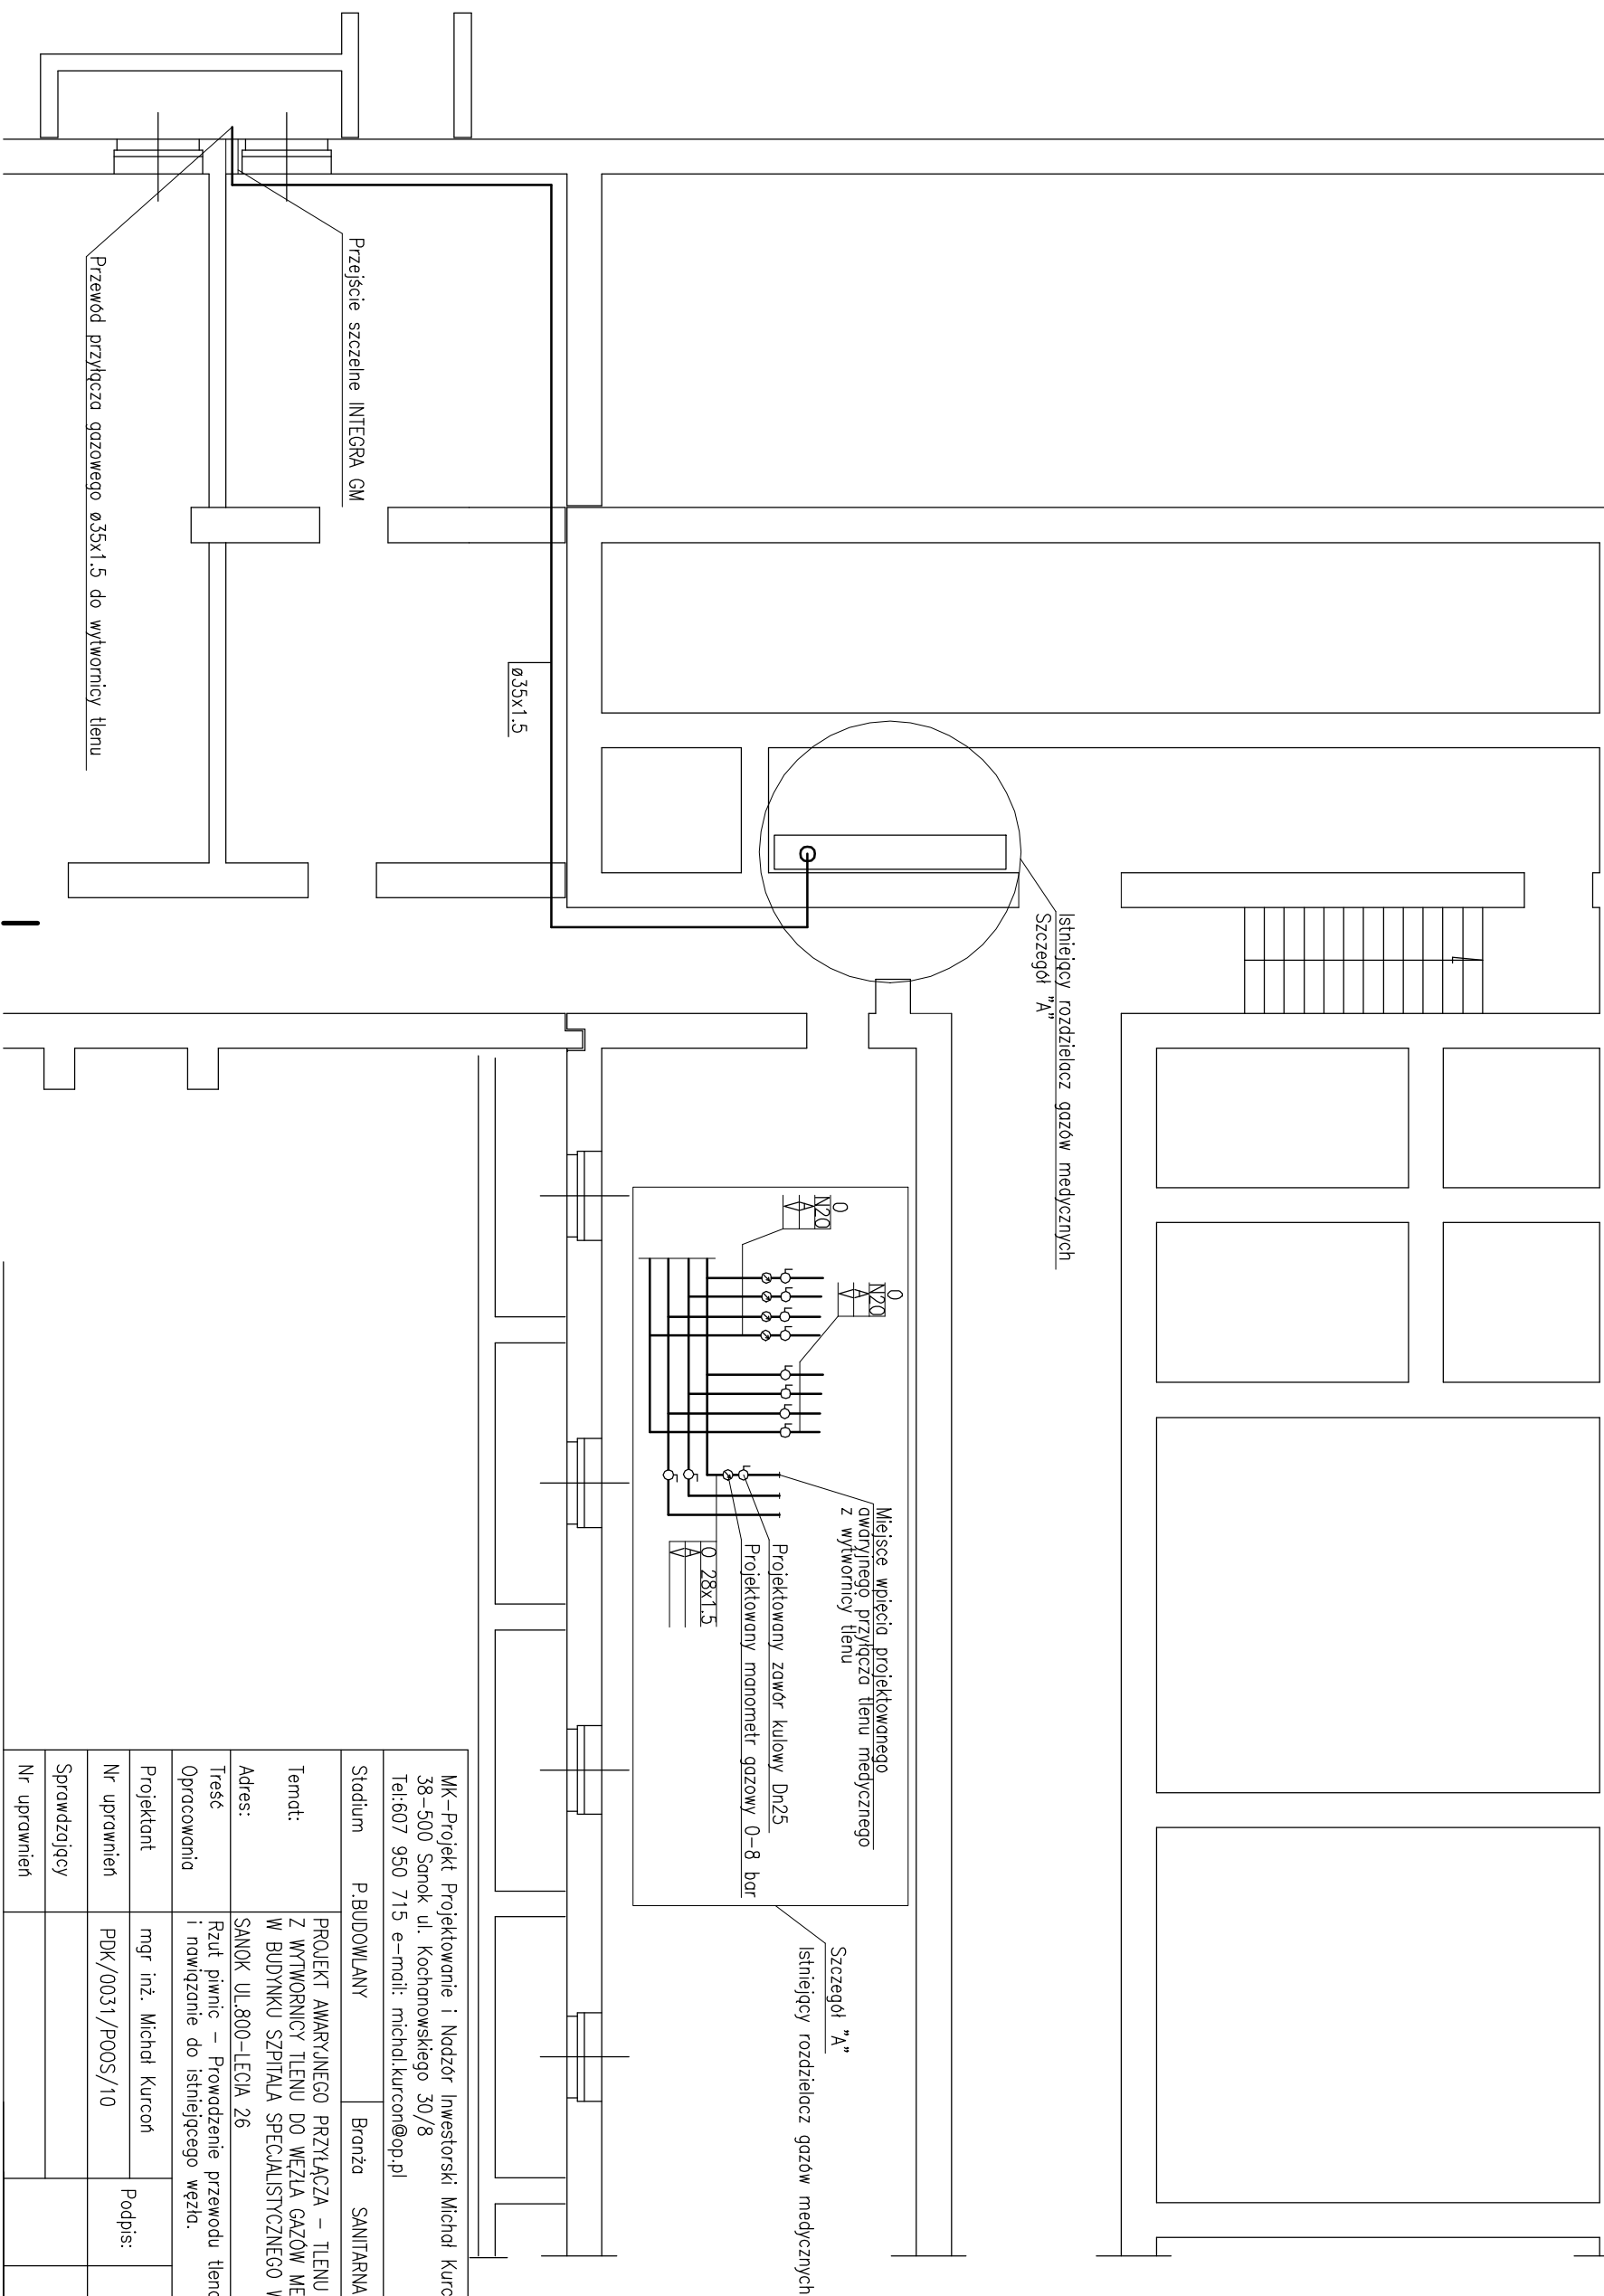


SOR + Kard Inwazj

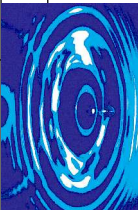

<p>MK-Projekt Projektowanie i Nadzór Inwestorski Michał Kurcon  38-500 Sanok ul. Kochanowskiego 30/8  Tel:607 950 715 e-mail: michal.kurcon@op.pl</p>			
Stadium	P.BUDOWLANY	Branża SANITARNA	
Temat:	PROJEKT AWARYJNEGO PRZYŁĄCZA – TIENU MEDYCZNEGO Z WYTMORNICY TIENU DO WĘZŁA GAZÓW MEDYCZNYCH W BUDYNKU SZPIITALA SPECJALISTYCZNEGO W SANOKU		
Adres:	SANOK UL.800-LECIA 26		
Test Opracowania	Rzut piwnic – Prowadzenie przewodu tlenowego i nowizanie do istniejącego węzła.		
Projektant	mgr inż. Michał Kurcon	Podpis:	
Nr uprawnień	PDK/0031/P00S/10		
Sprawdzający			
Nr uprawnień			
			<p>Data CZERWIEC 2021</p>
			<p>Skala 1:100</p>
			<p>Nr rys. 2</p>